


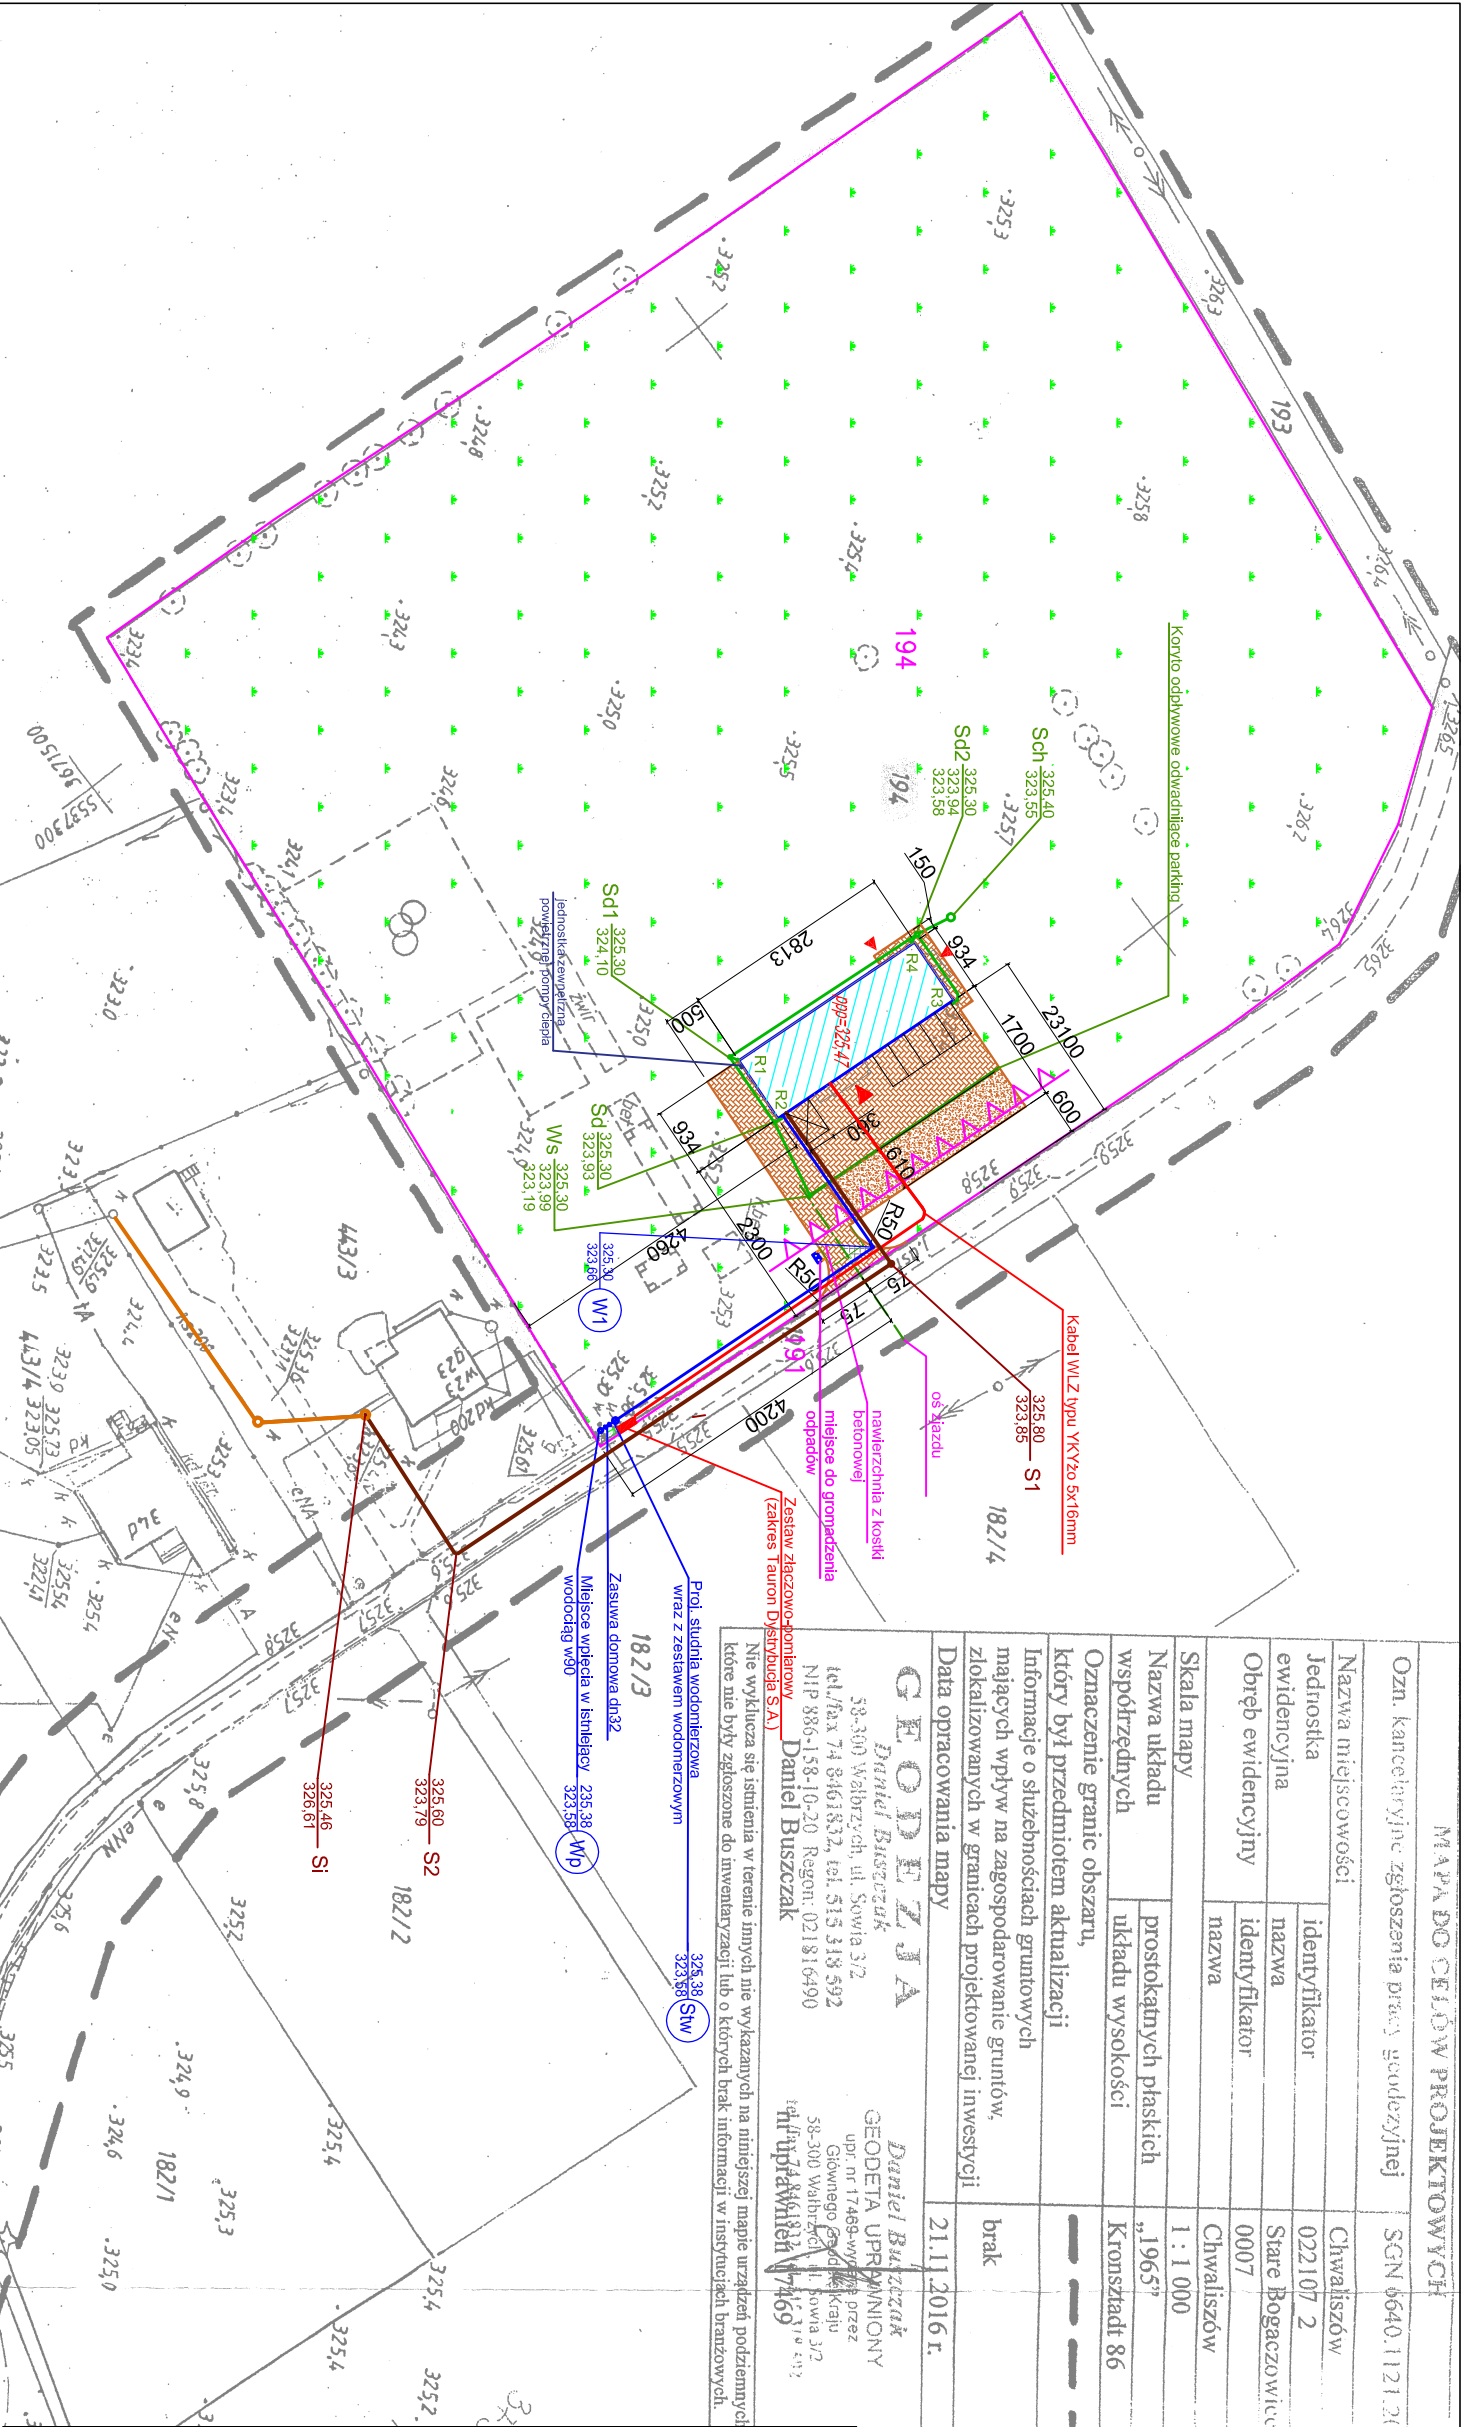

MAPA DO CELÓW PROJEKTOWYCH			
Ozn. kancelaryjne zgłoszenia pracy geodezyjnej	SGN 6640.1121.2016.		
Nazwa miejscowości	Chwaliszów		
Jednostka ewidencyjna	identyfikator	022107 2	
Obręb ewidencyjny	nazwa	Stare Bogaczowice	
	identyfikator	0007	
Skala mapy		Chwaliszów	
Nazwa układu współrzędnych		1 : 1 000	
Oznaczenie granic obszaru, który był przedmiotem aktualizacji		„1965”	
Informacje o służebnościach gruntowych mających wpływ na zagospodarowanie gruntów, zlokalizowanych w granicach projektowanej inwestycji		Kronstadt 86	
Data opracowania mapy		brak	
		21.11.2016 r.	

GEODEZJA
Daniel Buszczyk
58-300 Wałbrzych, ul. Sowia 3/2
tel./fax 74 8461833, tel. 515 318 592
NIP 886-158-10-20 Regon: 021816490
Daniel Buszczyk
(Zakres I autorski Dystrybucja S.A.)

Daniel Buszczyk
GEODETA UPRAWNIENY
upr. nr 17469-wydział przez
Głównego Geodetę Kraju
58-300 Wałbrzych, ul. Sowia 3/2
tel./fax 74 8461833, tel. 515 318 592
NIP 886-158-10-20 Regon: 021816490

Nie wyklucza się istnienia w terenie innych nie wskazanych na niniejszej mapie urządzeń podziemnych, które nie były zgłoszone do inwentaryzacji lub o których brak informacji w instytucjach branżowych.

Poświadczam, że niniejszy dokument został opracowany w wyniku prac geodezyjnych i kartograficznych, których rezultaty zawiera operat techniczny wpisany do ewidencji materiałów państwowego zasobu geodezyjnego i kartograficznego
STARSOSTA WAŁBRZYSKI
Powiatowy Ośrodek Dokumentacji Geodezyjnej i Kartograficznej w Wałbrzychu
Identyfikator ewidencyjny materiału: P.0221.2016.1120.2
Zasobu - operatu technicznego: P.0221.2016.1120.2
Data wpisania do ewidencji: 23.11.2016
do ewidencji materiałów państwowych: 23.11.2016
Imię, nazwisko i podpis osoby upoważnionej do reprezentacji organu: **INSPEKTOR B.**
Małgorzata Jankiewicz

LEGENDA:	
	- PROJ. BUDNIEK ŚWIETLICY
	- PROJEKTOWANE PRZEWODY KANAŁIZACJI SANITARNEJ Ø160x4,0 PVC SDR41 SN4
	- ISTNIEJĄCA KANAŁIZACJA SANITARNA dn200 PVC SDR41 SN4
	- PROJEKTOWANA KANAŁIZACJA DESZCZOWA Ø160x4,0 PVC SDR41 SN4
	- PROJEKTOWANA INSTALACJA WODY ZIMNEJ Ø 40PE
	- WŁOSIE GŁÓWNE DO BUDYNKU
	- GRANICA DZIAŁKI
	- NUMER DZIAŁKI
	- RURY SPUSTOWE ODMADNIACZE POŁĄCZ DACHU
	- PROJEKTOWANE PRZEWODY ENERGETYCZNE kabel WŁZ bp YKY20 5x16mm ²
	- NAWIERZCHNIANA Z KOSTKI BRUKOWEJ
	- NAWIERZCHNIANA UTMARZONA
	- TEREN BIOLOGICZNE CZYNNY
	- NIEPRZEPRACZALNA LINA ZABUDOWY
	- MIEJSCA POSTOJOWE
	- MIEJSCA DO GROMADZENIA ODPADÓW

Projektant br.elektroinż.		mgr inż. Krzysztof Leszczyński		198/DOŚ/15 DOŚ/IE/0244/15		Data: 25.04.2017	
Temat:		"Budowa budynku Lokalnego Ośrodka Integracji Społecznej z zapleczem socjino-sanitarnym wraz z infrastrukturą towarzyszącą w Chwaliszowie"		dz. nr 191, 194, 443/3 obręb nr 7 Chwaliszów		Stadium: PB	
Inwestor:		Gmina Stare Bogaczowice		ul. Główna 132; 58-312 Stare Bogaczowice		Skala: 1:1000	
Tytuł rys.:		PLAN ZAGOSPODAROWANIA TERENU				Nr rys.: 11IE	

Biurowo projektów i usług inwestycyjnych INSTAL STD
58-302 Wałbrzych ul. Parkowa 23/1, tel. 501 292 469
Biuro: 58-304 Wałbrzych ul. Wysockiego 28 pok.23