


Zasilanie pompy ciepła przewodami typu YDY 2x0,6mm², obwód nr 1 rozdzielni TG

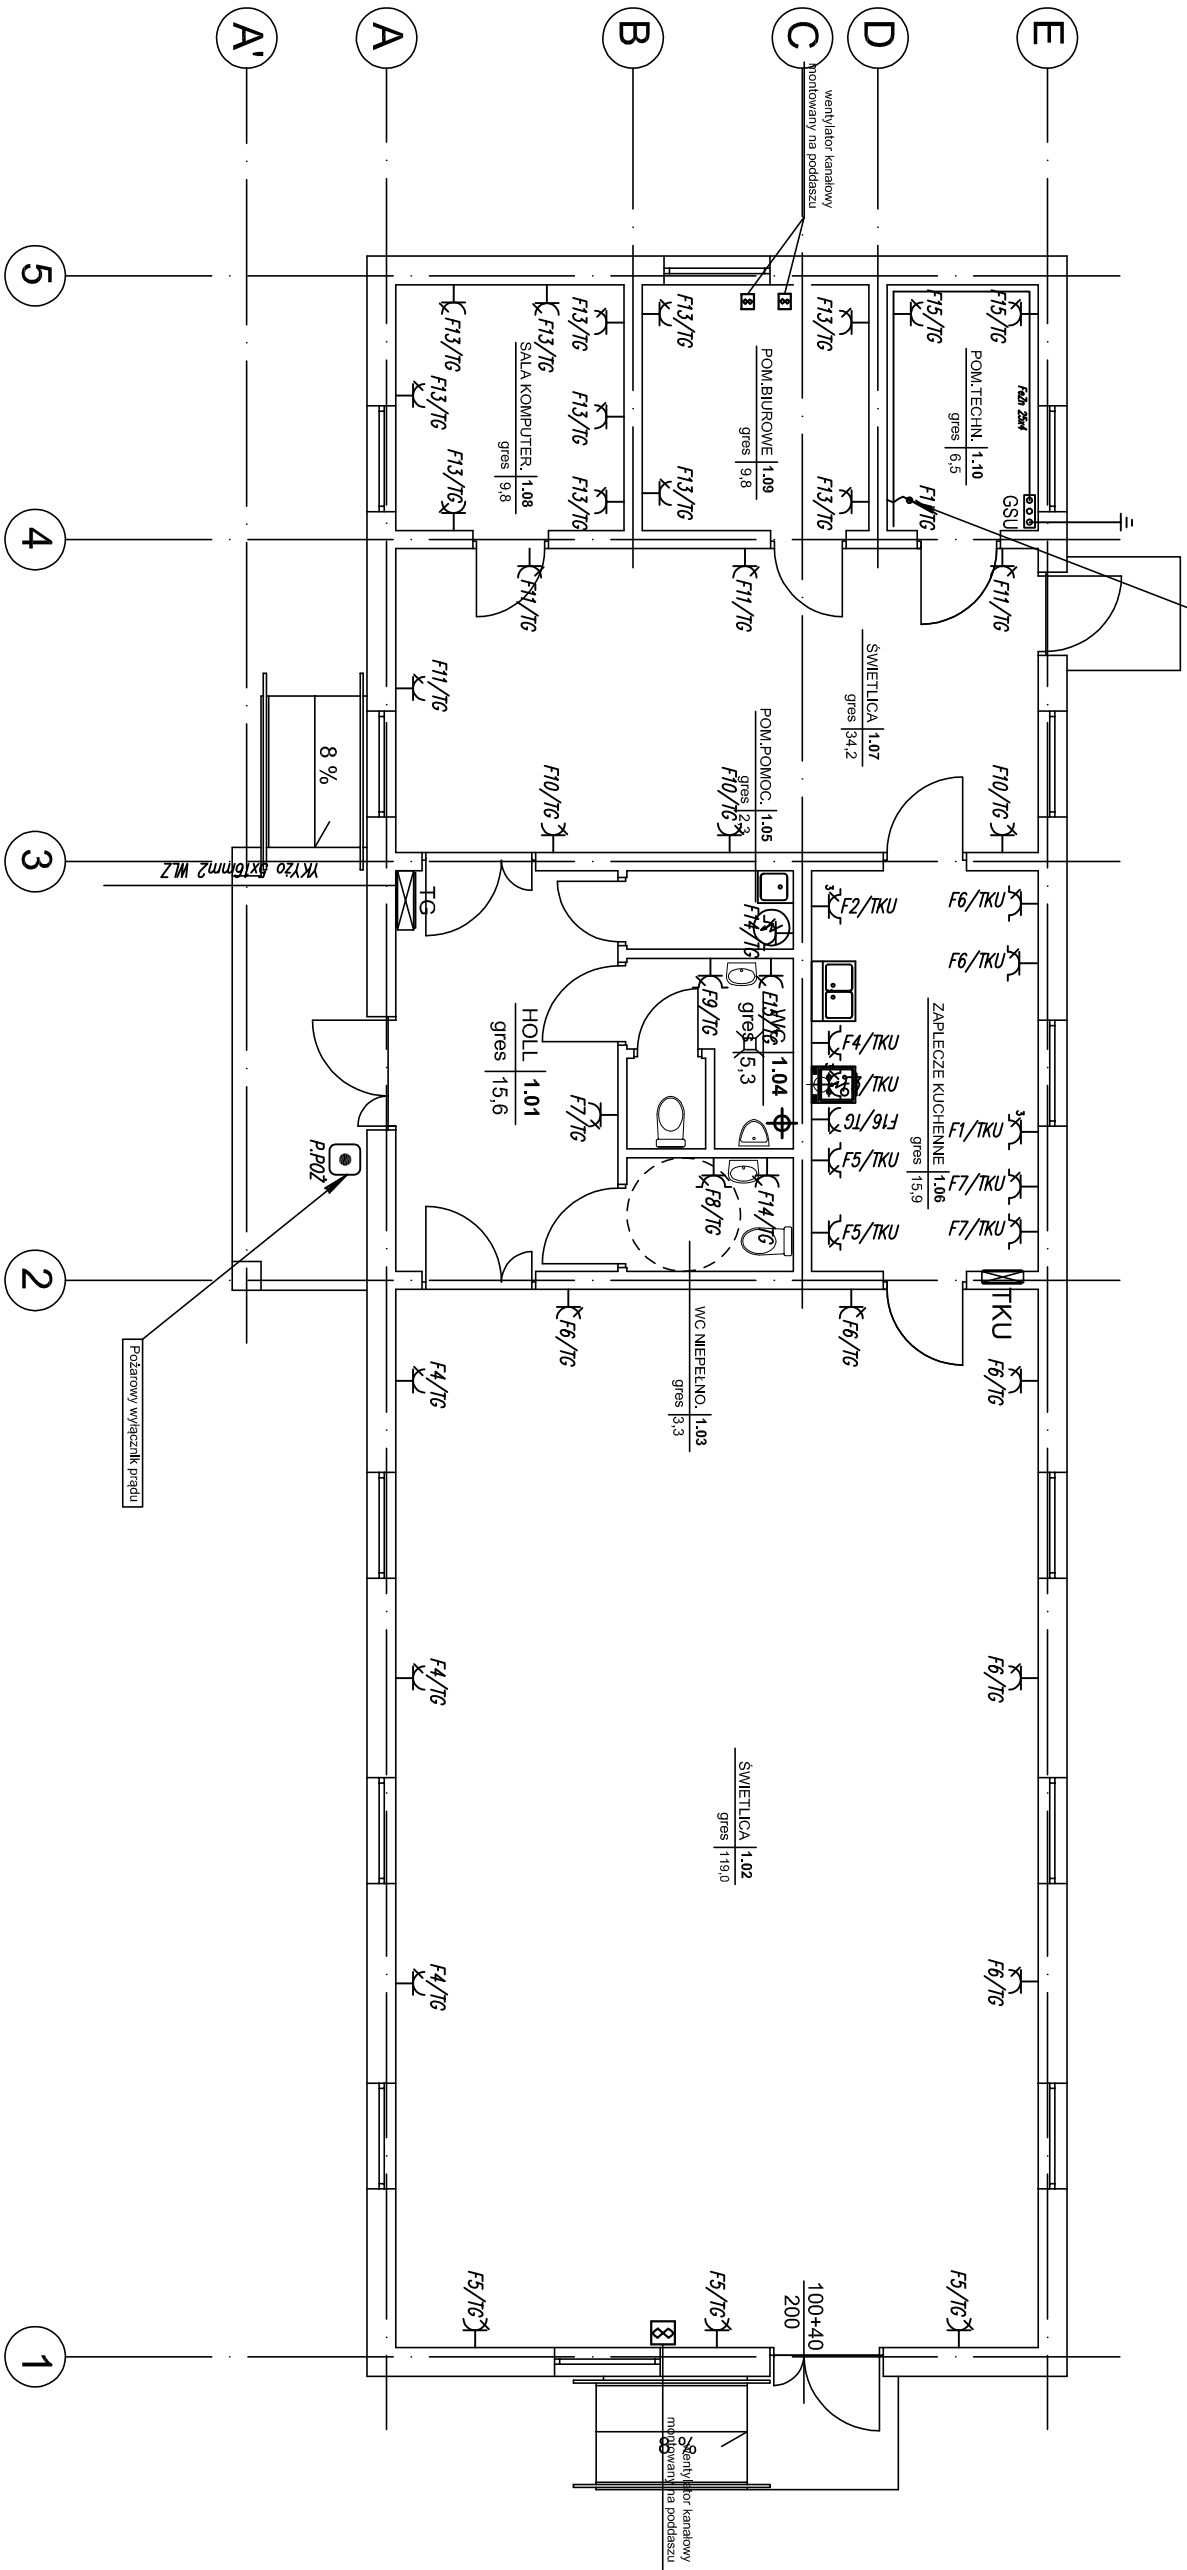

ZESTAWIENIE POMIESZCZEŃ NA PARTERZE

Nr	Nazwa pomieszczenia	Posadzka	Pow. w m ²
1	HOLL	gres	15,6
1.01	WC NIEPEŁNOSPRA.	gres	3,3
1.02	SALA KOMPUTEROWA	gres	9,8
1.03	POM. BIUROWE	gres	9,8
1.04	POM. POMOC.	gres	6,5
1.05	ZAPLECZE KUCHENNE	gres	15,9
1.06	SWIETLICA	gres	34,2
1.07	SALA KOMPUTEROWA	gres	9,8
1.08	POM. BIUROWE	gres	9,8
1.09	POM. TECHNICZNE	gres	6,5
1.10	RAZEM POMIĘRZCHNIA w m ²		221,7

LEGENDA:

-  Rozdzielnie elektryczne
-  TG – główna rozdzielnica elektryczna budynku
-  TKU – rozdzielnica elektryczna zaplecza kuchennego
-  Główna szyna uziemiająca
-  Wypust elektryczny – zapas przewodu
-  Przycisk pożarowego wyłącznika prądu budynku
-  Gniazdo elektryczne 2P+Z 10A/16A
-  Gniazdo elektryczne 2P+Z 10A/16A, IP44
-  Gniazdo elektryczne 4P+Z 16A, IP65

Biuro projektów i usług inwestycyjnych INSTAL STD 58-302 Wałbrzych ul. Parkowa 23/1, tel. 501 292 469 Biuro: 58-304 Wałbrzych ul. Wysockiego 28 pok.23			
Projektant br. elektryczno	mgr inż. Krzysztof Leszczyński	198/DOŚ/15 DOŚ/IE/0244/15	Data: 25.04.2017
Temat:	"Budowa budynku Lokalnego Ośrodka Integracji Społecznej z zapleczem socjально-sanitarnym wraz z infrastrukturą towarzyszącą w Chwałiszowie" dz. nr 191, 194, 443/3 obręb nr 7 Chwałiszów		
Investor:	Gmina Stare Bogoczowice ul. Główna 132; 58-312 Stare Bogoczowice		
Tytuł rys.:	RZUT PARTERU – PLAN INSTALACJI Gniazd WTYKOWYCH		
Nr rys.: 1E			Skala: 1:100