


- LEGENDA:
- powrót instalacji c.o.
 - zasilanie instalacji c.o.
 - zasilanie i powrót z rozdzielczy


UWAGA:

- W pomieszczeniach należy wykonać instalację centralnego ogrzewania podłogowego z rur polietylenowych trójwarstwowych $\varnothing 16\text{mm}$.
- Pętle grzewcze układać jako "slimdek".
- Przewody w pętloch grzewczych układać zgodnie z rysunkiem.
- Rozdzielacze należy montować w podłynkowych szafkach.

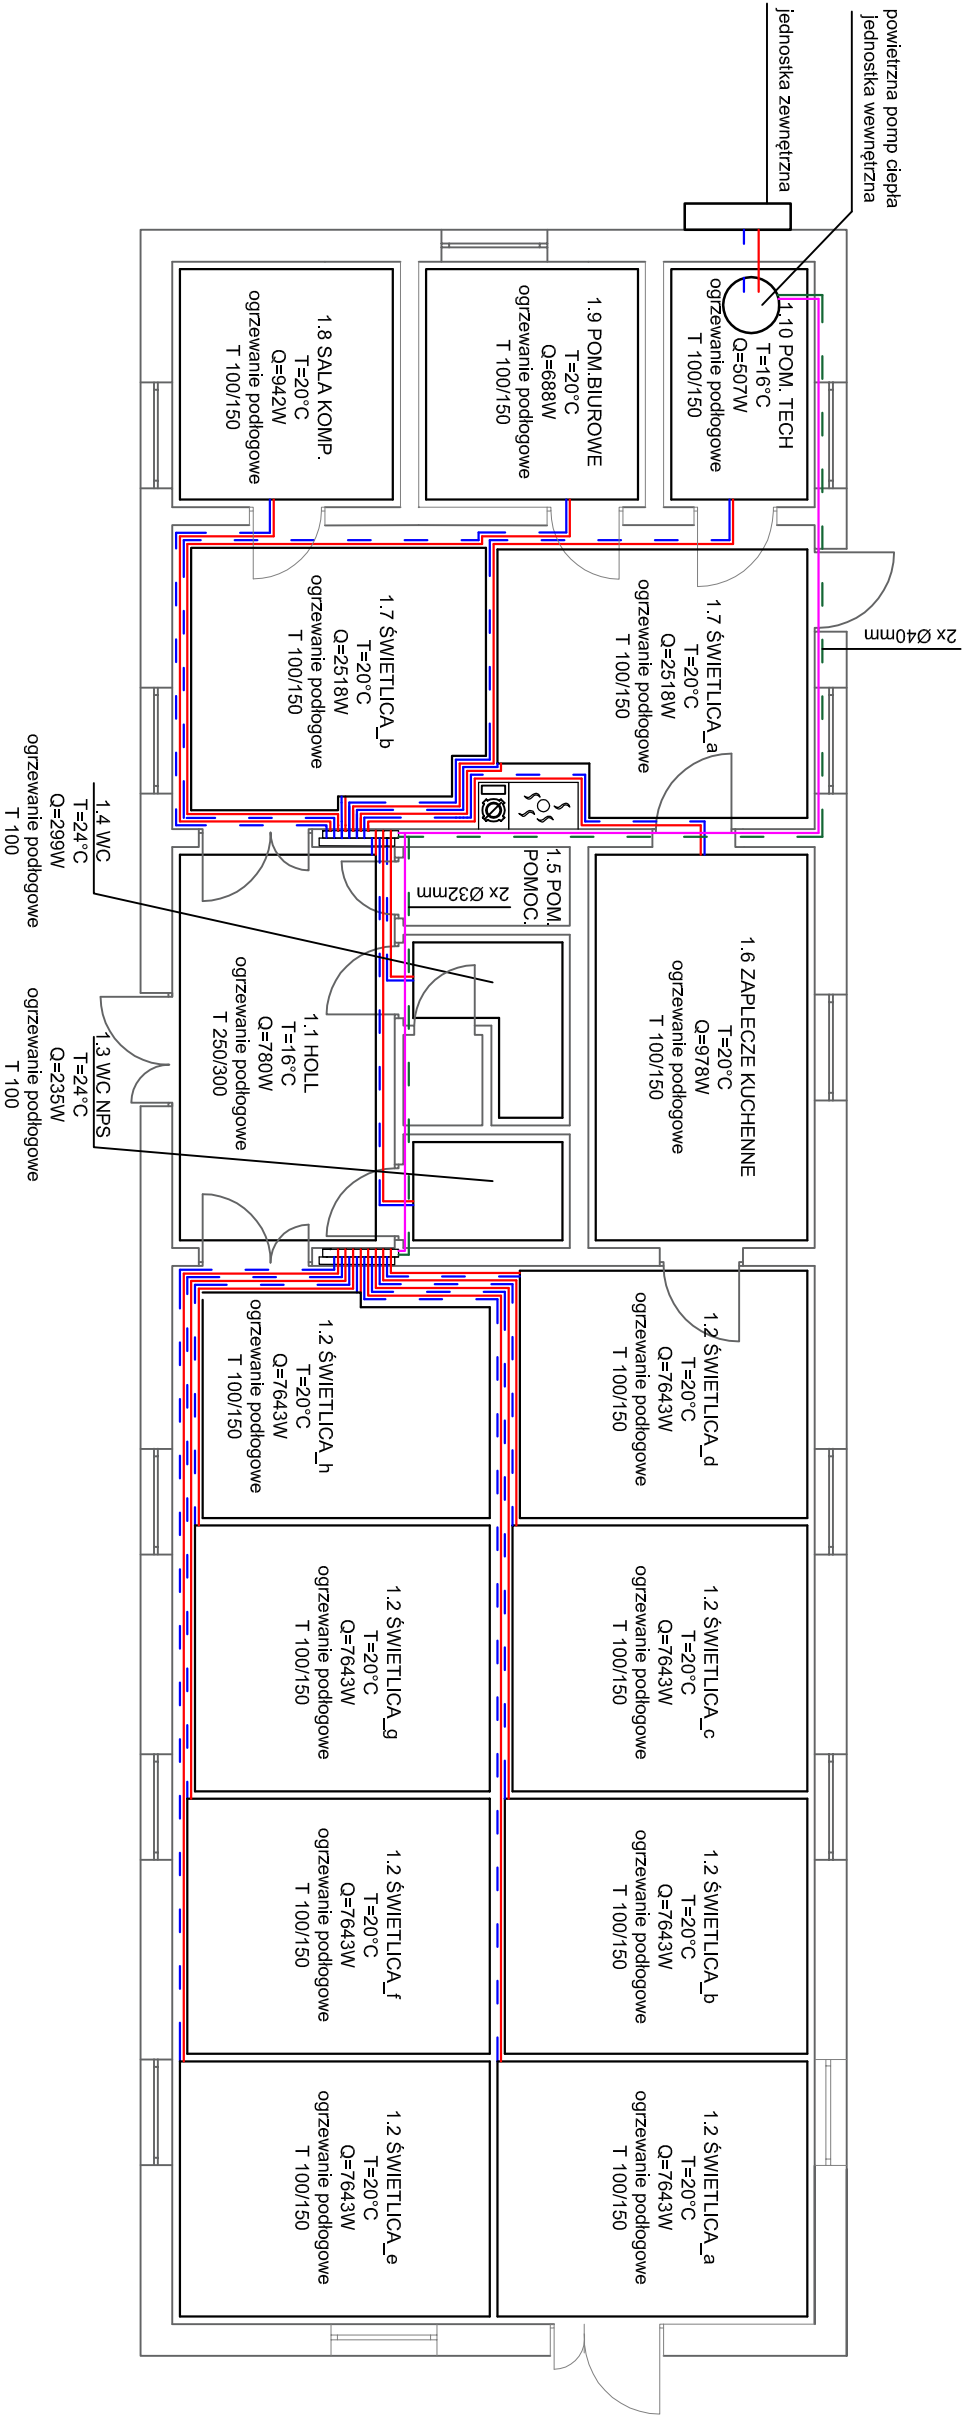

Nr	Nazwa pomieszczenia	Posadzka	Pow. [m ²]
1	2	3	4
1.01	HOLL	gres	15,60
1.02	ŚWIETLICA	gres	119,00
1.03	WC NIEPEŁNOSP.	gres	3,30
1.04	WC	gres	5,30
1.05	POM. POMOCNICZE	gres	2,30
1.06	ZAPLECZE KUCHENNE	gres	15,90
1.07	ŚWIETLICA 2	gres	34,20
1.08	SALA KOMPUTEROWA	gres	9,80
1.09	POM. BIUROWE	gres	9,80
1.10	POM. TECHNICZNE	gres	6,50
RAZEM			221,70

OGRZEWANIE PODŁOGOWE - projektowane warstwy podłogi

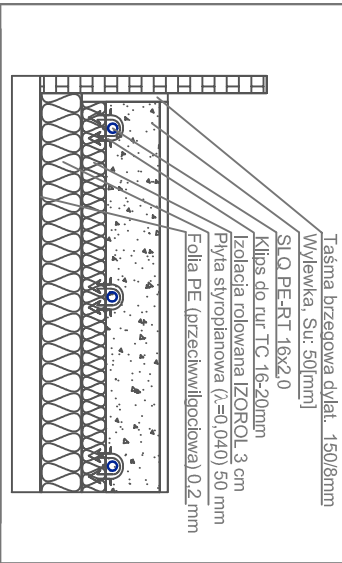

Biuro projektów i usług inwestycyjnych INSTAL STD 58-302 wąbrzych ul. Parkowa 23/1, tel. 501 292 469 Biuro: 58-304 wąbrzych ul. wysokiego 28 pok.23			
Projektant br.saniamna:	mgr inż. Sylwia Tchorowska	124/DOŚ/06 DOŚ/IS/0471/06	Data: 25.04.2017
Temat:	"Budowa budynku Lokalnego Ośrodka Integracji Społecznej z zapleczem socjalno-sanitarnym wraz z infrastrukturą towarzyszącą w Chwałiszowie" dz. nr 191, 194, 443/3 obręb nr 7 Chwałiszów		Stadium: PB
Inwestor:	Gmina Stare Bogaczowice ul. Główna 132; 58-312 Stare Bogaczowice		Skala: 1:100
Tytuł rys.:	RZUT PARTERU – INSTALACJA CENTRALNEGO OGRZEWANIA		Nr rys.: 10IS