


PODDASZE

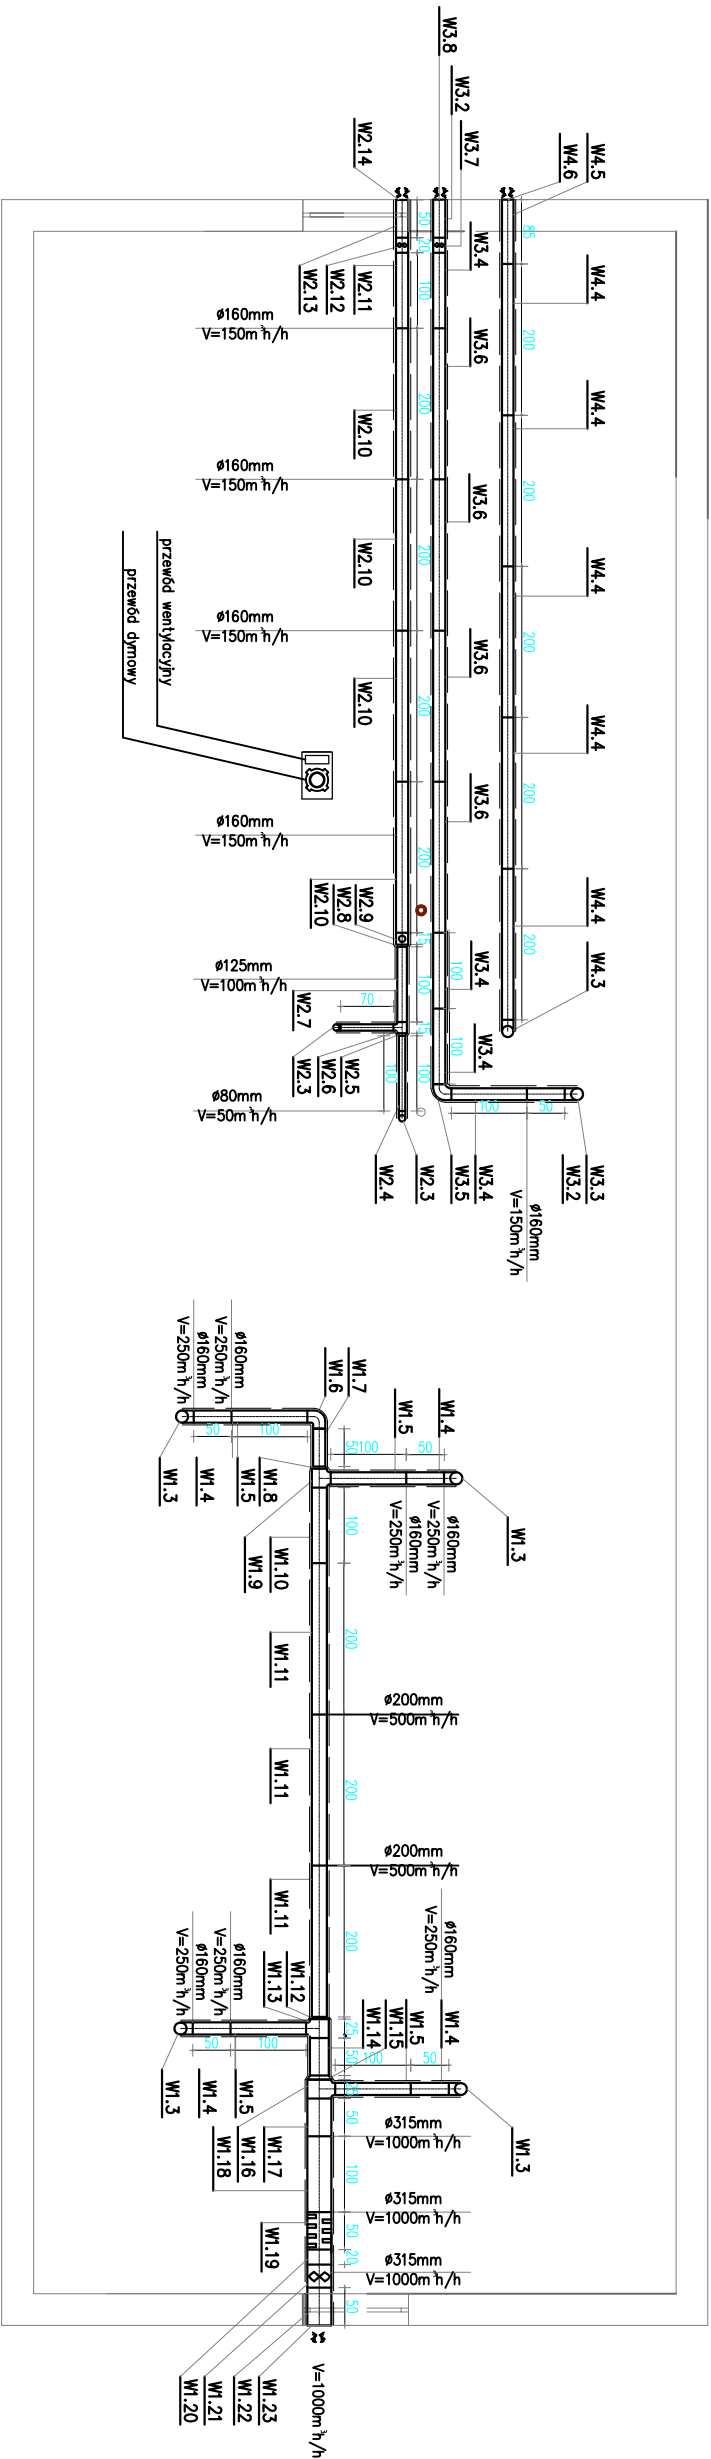

Biurowie projektów i usług inwestycyjnych INSTAL STD
58-302 wałbrzych ul. Parkowa 23/1, tel. 501 292 469
Biurowie: 58-304 wałbrzych ul. Wysockiego 28 pok.23

Projektant br.sanitarna:	mgr inż. Sylwia Tchorowska	124/DOŚ/06	DOŚ/IS/0471/06	Data: 25.04.2017
Temat:	"Budowa budynku Lokalnego Ośrodka Integracji Społecznej z zapleczem socjalno-sanitarnym wraz z infrastrukturą towarzyszącą w Chwałiszowie" dz. nr 191, 194, 443/3 obręb nr 7 Chwałiszów			Stadium: PB
Inwestor:	Gmina Stare Bogaczowice ul. Główna 132; 58-312 Stare Bogaczowice			Skala: 1:100
Tytuł rys.:	RZUT PODDASZA – WENTYLACJA NAWIĘWNO–WYWIEWNA I ODPROWADZENIE DYMU			Nr rys.: 13/5