


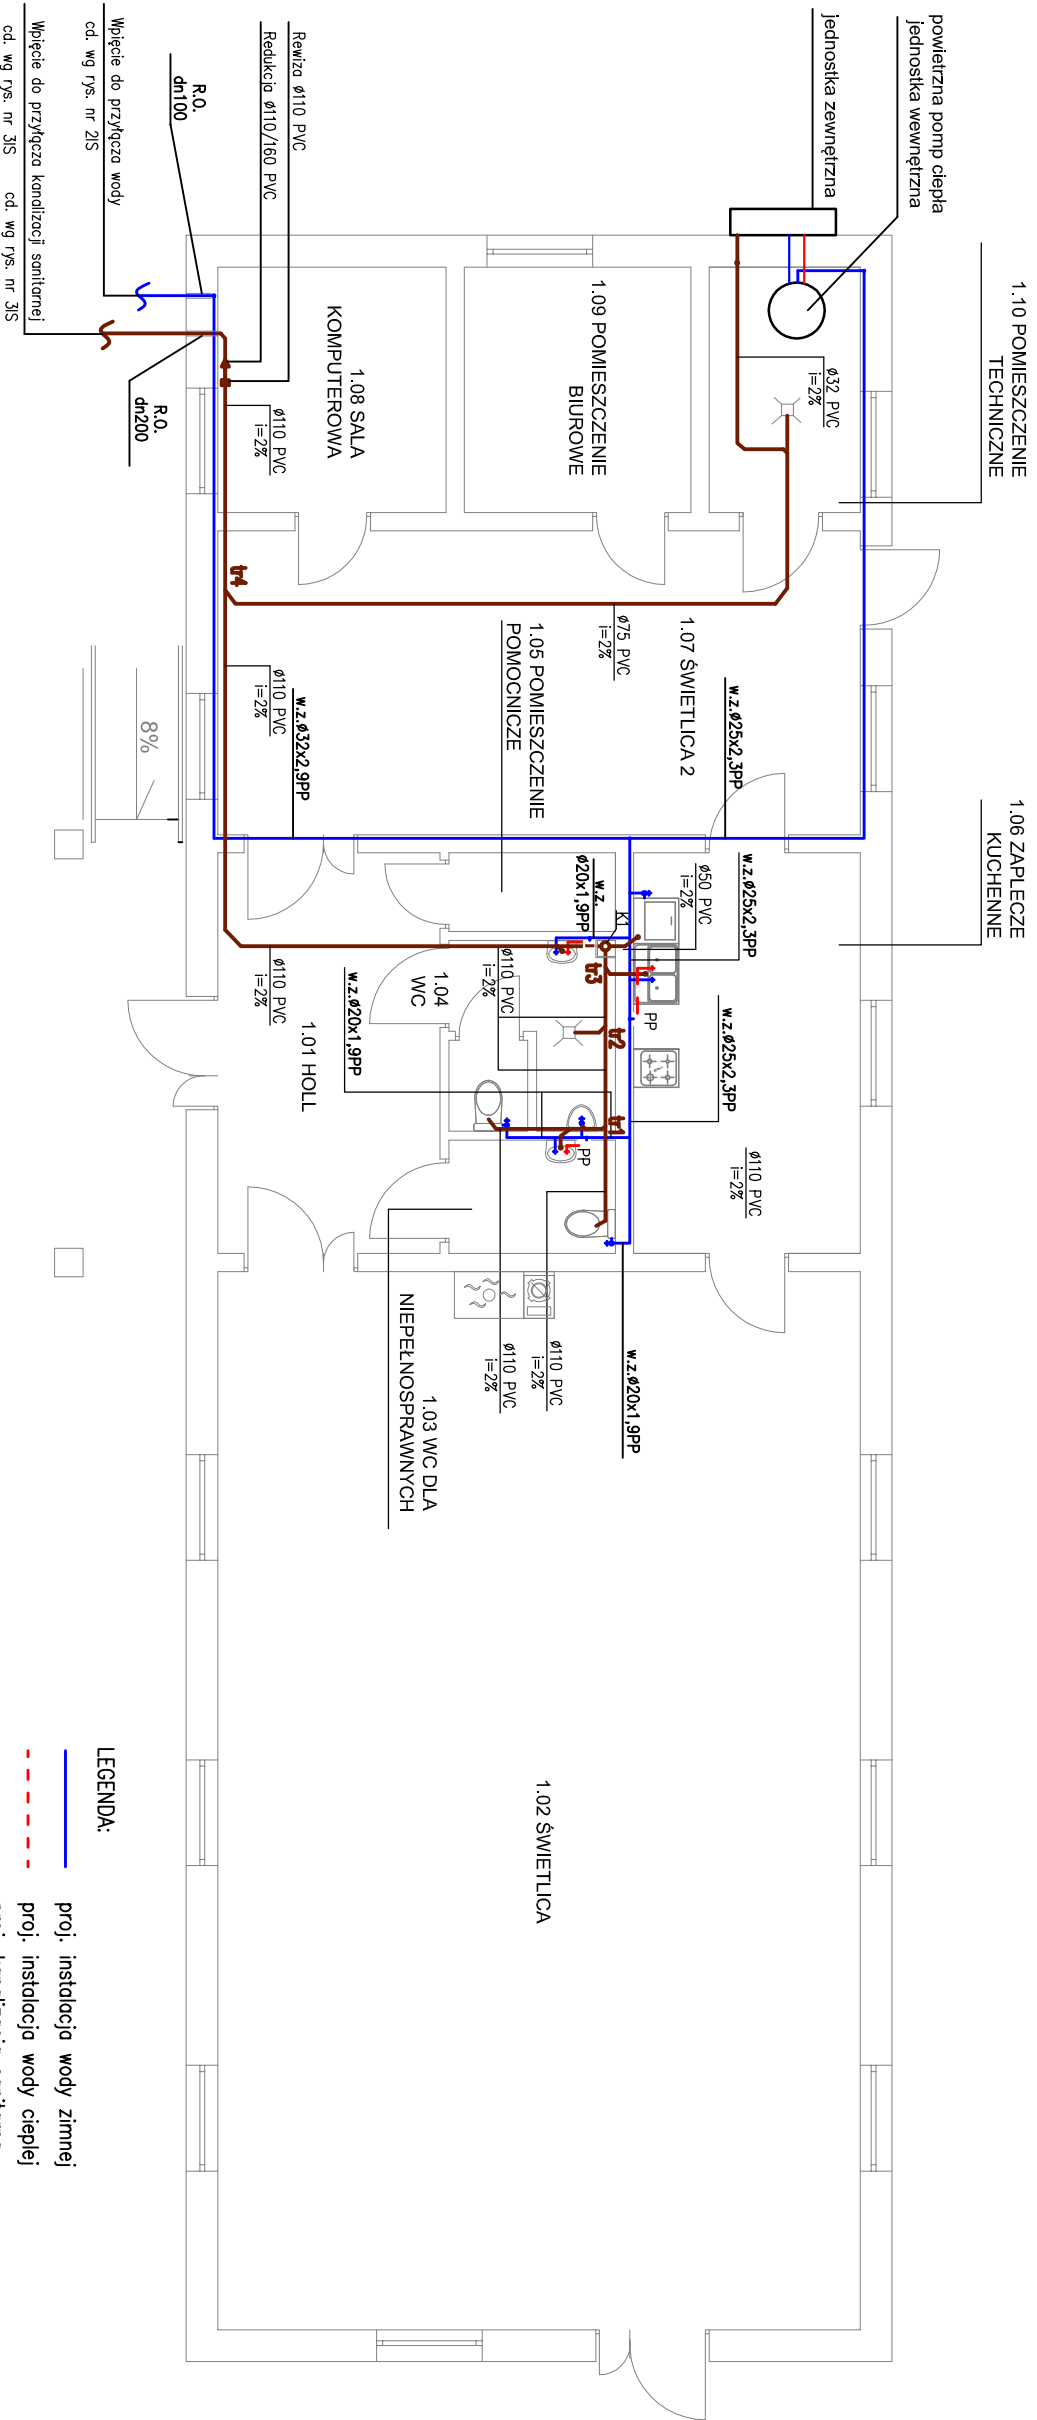

- LEGENDA:
- proj. instalacja wody zimnej
 - proj. instalacja wody ciepłej
 - proj. kanalizacja sanitarne
 - proj. pion kanalizacji sanitarnej dn110 zakończony wywiewką
 - proj. pojemnościowy podgrzewacz wody 5l

Pion K1 zakończyć rurą wywiewną Ø110/160.
50cm nad posadzką parteru należy zamontować rewizję Ø110

- UWAGA
- Rury wody zimnej i ciepłej prowadzić w bruzdach ściennych w otulinach gr.13mm.
 - Rury wody zimnej, ciepłej ułożone na ścianie i pod stropem prowadzić w otulinach t gr.13mm.
 - Instalację wody zimnej i ciepłej należy wykonać z rur i kształtek PP.
 - Wszystkie przybory sanitarne należy wyposażyć w zawory odcinające na wodzie zimnej i ciepłej.
 - Instalację kanalizacji sanitarnej należy wykonać z rur PVC i prowadzić ze spadkiem min. 2% w kierunku pionu K1.
 - Przy przejściu przez przegrody budowlane należy zastosować rury ochronne.
 - Przewody poziome kanalizacji sanitarnej prowadzić pod posadzką na podsypce płaskowej gr 10cm.
 - Przewody kanalizacyjne prowadzone po ścianie mocować do przegród budowlanych za pomocą uchwyłów.
 - Pion kanalizacji należy obudować płytami g-k. W celu umożliwienia dostępu do rewizji zamontowanej na pionie należy na obudowie zobudować drzwiczki rewizyjne o wym. 20x20cm.
 - W pomieszczeniach WC podgrzewacze montować jako nodumywalkowe, natomiast w zespole kuchennym jako podumywalkowy.

Biuro projektów i usług inwestycyjnych INSTAL STD 58-302 wałbrzyskich ul. Parkowa 23/1, tel. 501 292 469 Biuro: 58-304 wałbrzyskich ul. Wysockiego 28 pok.23			
Projektant br.sanitarne:	mgr inż. Sylwia Tchorowska	124/DOŚ/06 DOŚ/IS/0471/06	Data: 25.04.2017
Temat:	"Budowa budynku Lokalnego Ośrodka Integracji Społecznej z zapleczem socjalno-sanitarnym wraz z infrastrukturą towarzyszącą w Chwałiszowie" dz. nr 191, 194, 443/3 obręb nr 7 Chwałiszów		Stadium: PB
Inwestor:	Gmina Stare Bogaczowice ul. Główna 132; 58-312 Stare Bogaczowice		Skala: 1:100
Tytuł rys.:	RZUT PARTERU – INSTALACJA WODNO-KANALIZACYJNA		Nr rys.: 7/5