



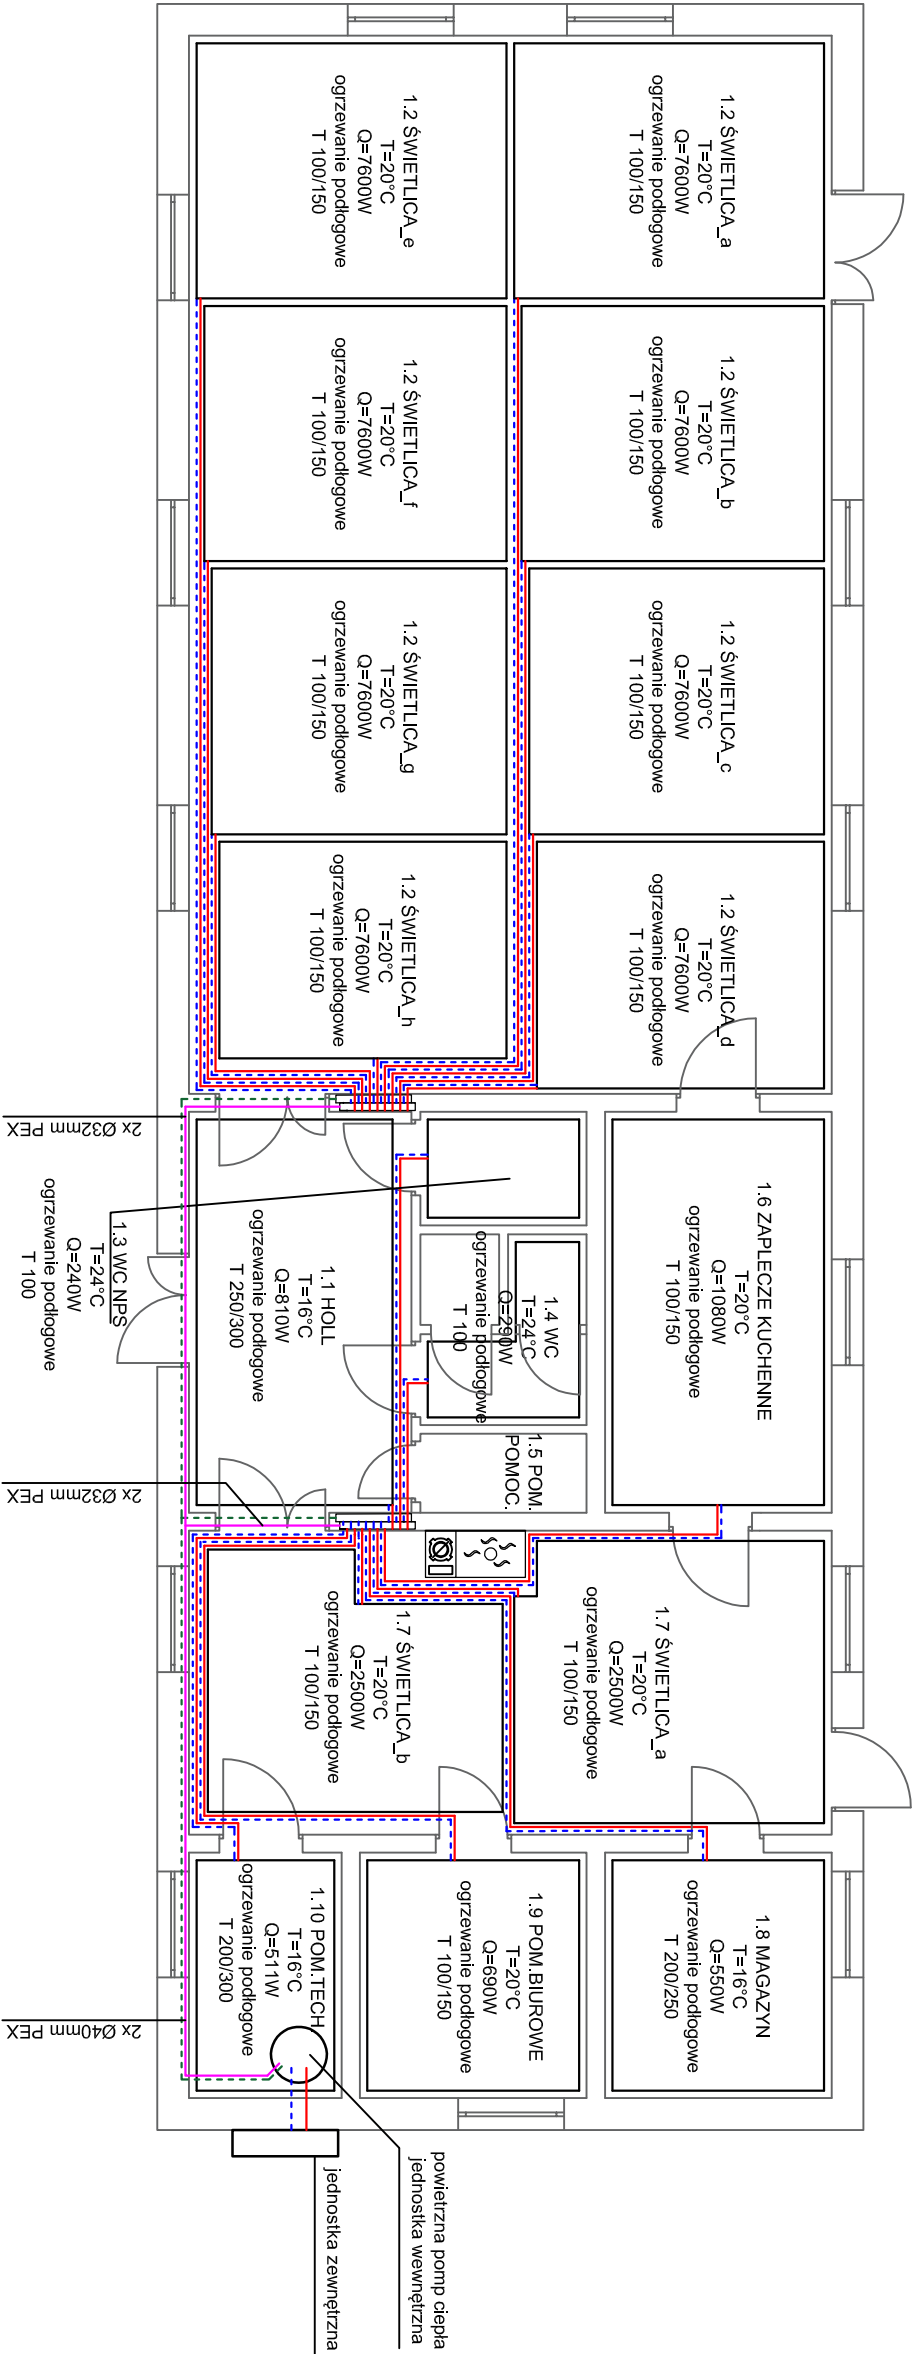

- LEGENDA:
- powrót instalacji c.o.
 - zasilanie instalacji c.o.
 - zasilanie i powrót z zasilaczy

- UWAGA:
- W pomieszczeniach należy wykonać instalację centralnego ogrzewania podłogowego z rur polietylenowych trójwarstwowych $\varnothing 16\text{mm}$.
 - Rętle grzewcze układać jako "ślimak".
 - Przewody w pętliach grzewczych układać zgodnie z rysunkiem.
 - Rozdzielacze należy montować w podtylnikowych szafkach.

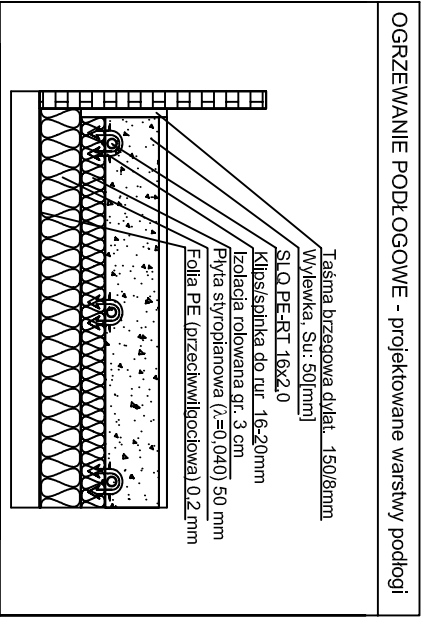

Biuro projektów i usług inwestycyjnych INSTAL STD 58-302 wąbrzych ul. Parkowa 23/1, tel. 501 292 469 Biuro: 58-304 wąbrzych ul. Wysockiego 28 pok.23			
Projektant br.saniamca:	mgr inż. Sylwia Tchowska	124/DOŚ/06 DOŚ/IS/0471/06	Date: 25.04.2017
Temat:	"Budowa budynku Lokalnego Ośrodka Integracji Społecznej z zapleczem socjально-sanitarnym wraz z infrastrukturą towarzyszącą w Strudze" dz. nr 170/1, 169/2 obręb nr 8 Struga		
Investor:	Gmina Stare Bogaczowice ul. Główna 132; 58-312 Stare Bogaczowice		
Tytuł rys.:	RZUT PARTERU – INSTALACJA CENTRALNEGO OGRZEWANIA		
Nr rys.:11IS			Skala: 1:100
			Stadium: PB